


PŮDORYS

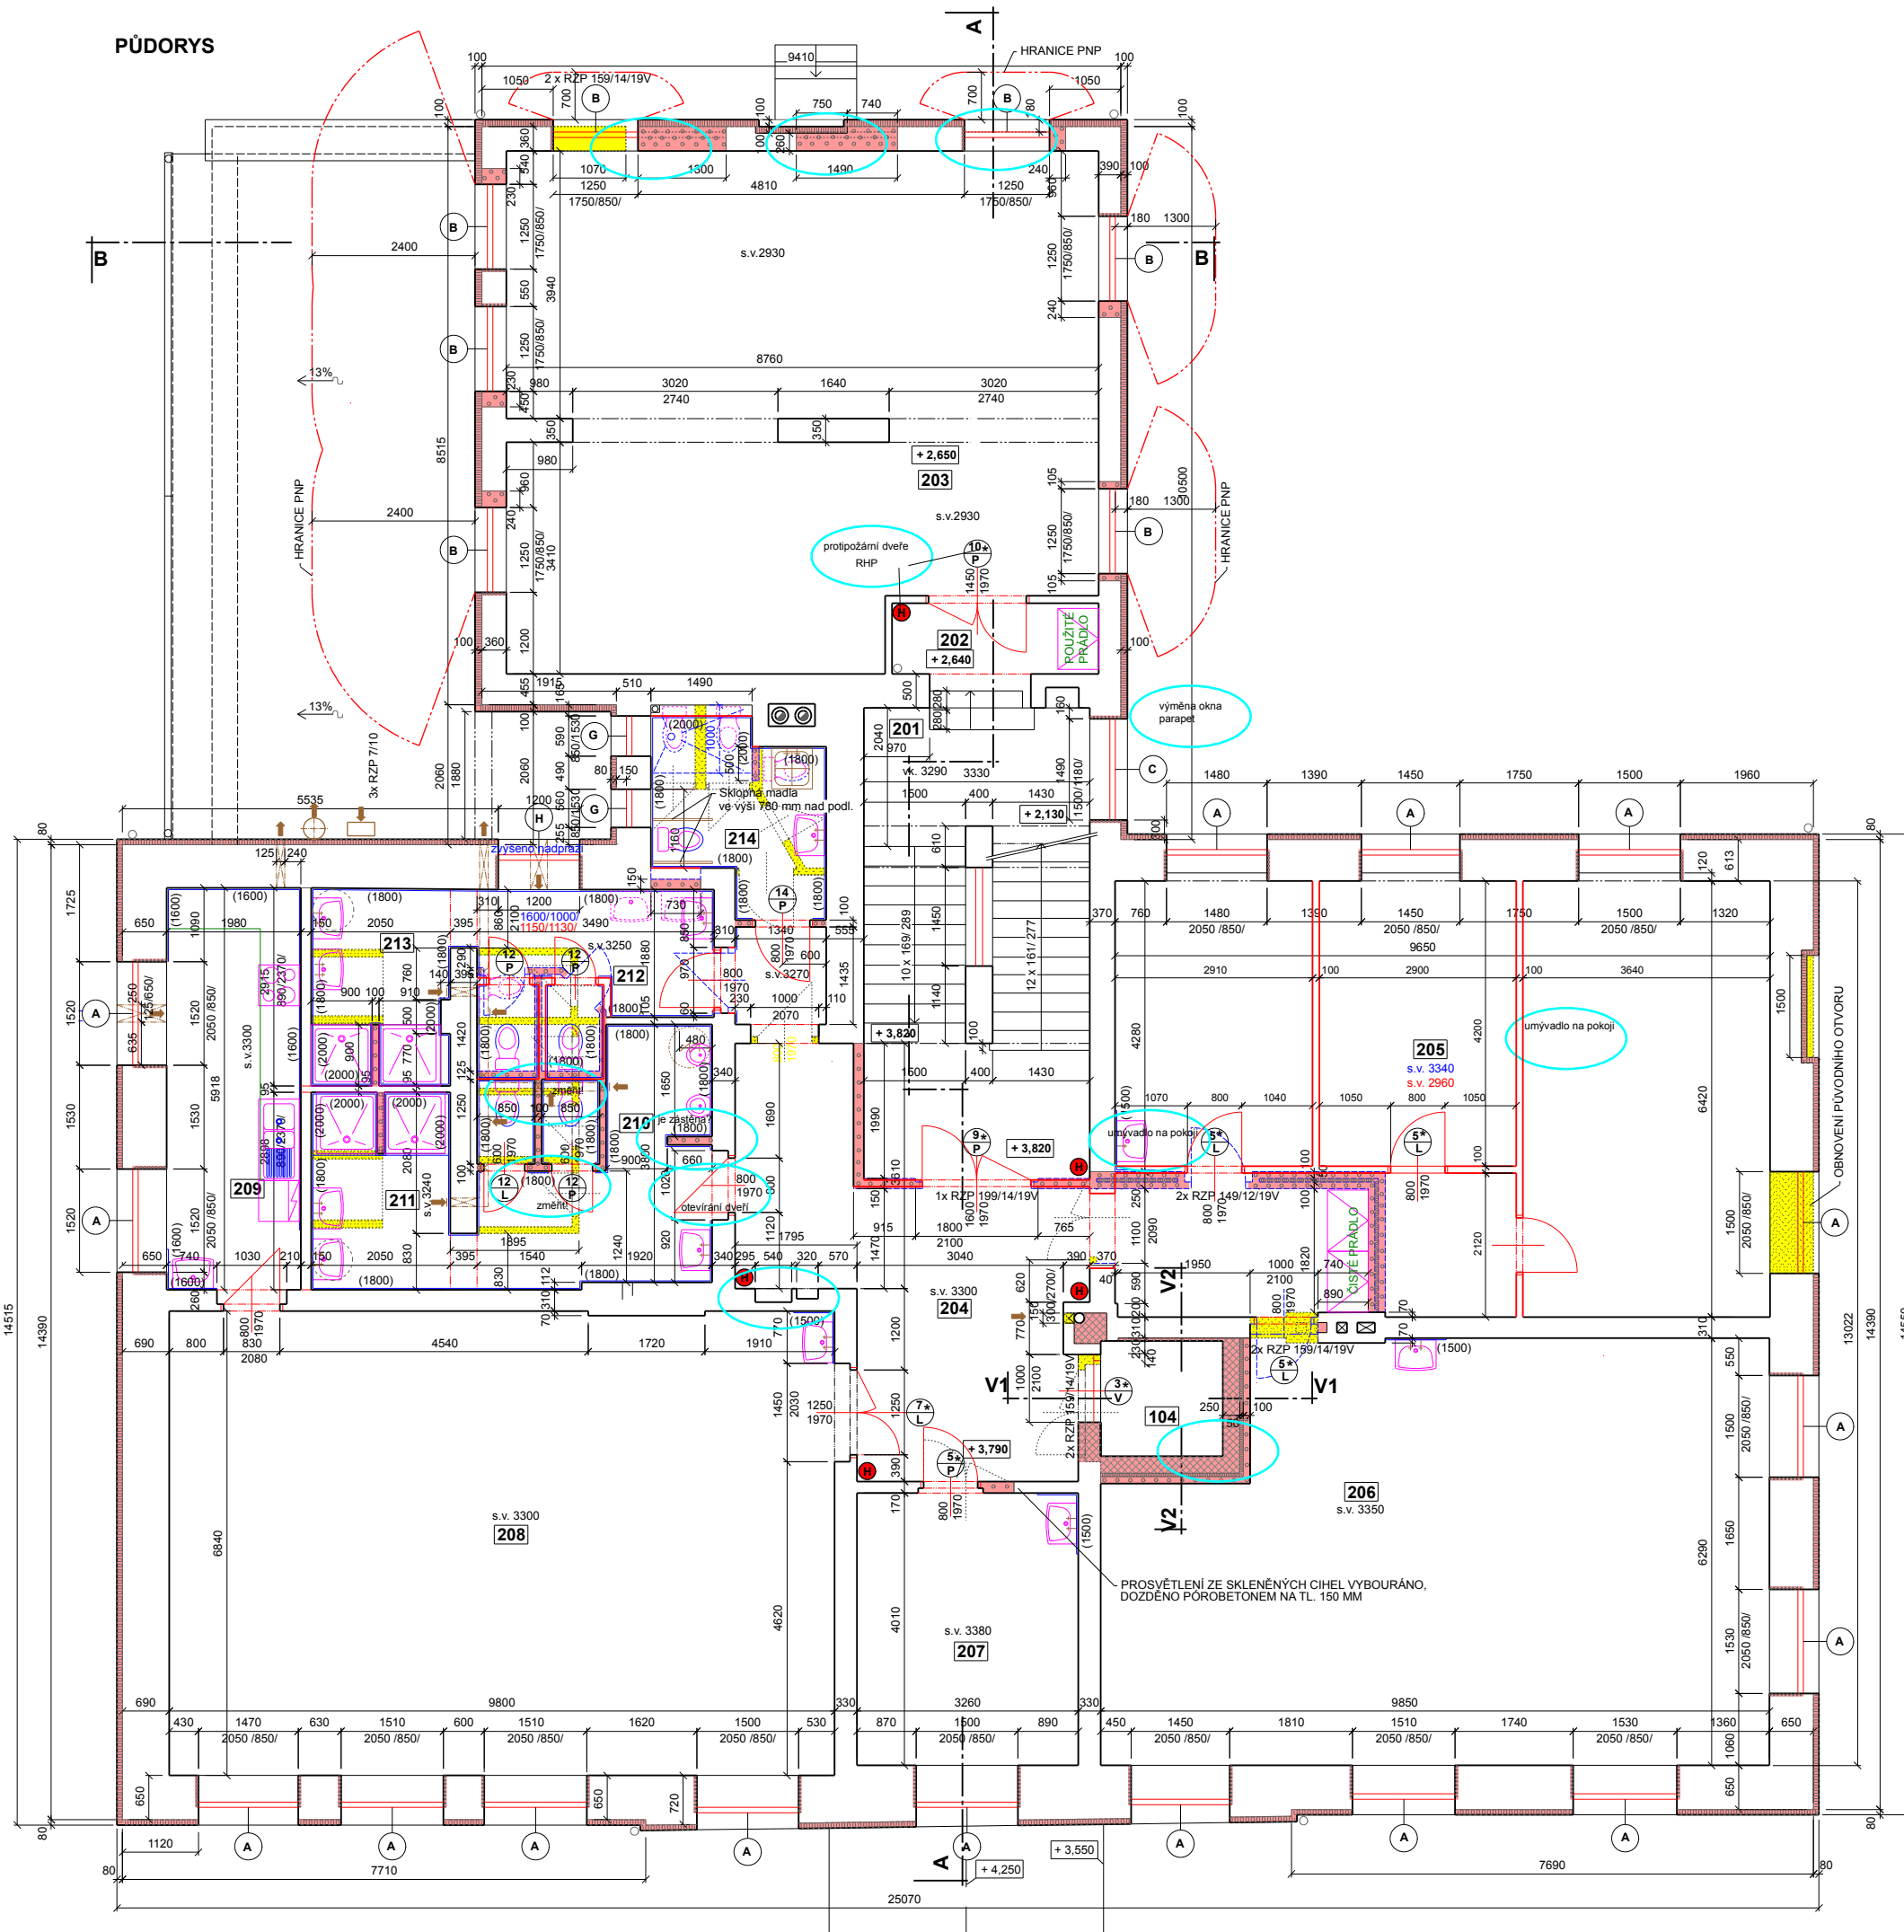


LEGENDA MATERIÁLŮ

- STÁVAJÍCÍ KONSTRUKCE
- VYBOURANÉ KONSTRUKCE
- NOVÉ KONSTRUKCE
- OPRAVY OMÍTEK

LEGENDA MÍSTNOSTÍ

Místnost	Plocha	Podlaha	Zvláštní úprava stěn
201 Schodiště	23,1	keramická dlažba	keramický soklik
202 Předstíň	3,8		
203 Sál	62,2	vlysky	dřevěný soklik
204 Chodba	28,2		
205 Pokoj	54,1	PVC	PVC soklik
206 Pokoj	58,0		
207 Pokoj	13,1	koberec	koberecová soklová lišta
208 Environment. učebna	67,2	vlysky	dřevěný soklik
209 Čajová kuchyňka	11,9	PVC	PVC soklik
210 WC muži	11,6		
211 Umývárka muži	6,2		
212 WC ženy	7,9	keramická dlažba	keram. obklad do 2000 mm
213 Umývárka ženy	6,1		
214 WC + UM. OOSPO	6,5		
<b>Celkem</b>	<b>362,0</b>		

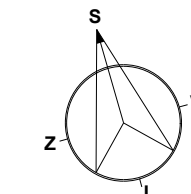

± 0,000 = 394,200 m.n.m.  
 Výškový systém Balt p.v.

Vedoucí projektant: Jiří Rak	Vypracoval, kreslil: Jiří Rak	<b>PROJEKČNÍ KANCELÁŘ</b> Jiří RAK 550 01 Hejtmánkovice 8 tel: 491 523 118, 777 662 933 e-mail: J.Rak@seznam.cz
Stavebník: Obec Křínice Křínice 45 550 01 Broumov	Úřad: Broumov Místo stavby: k.ú. Křínice	
Název výkresu: <b>PŮDORYS POSCHODÍ</b>		Stupeň: SP
Název zakázky: REVITALIZACE OBJEKTU Č.P. 176, KŘÍNICE		Formát: A1/ B A4
		Datum: 12/2008
		Měřítko: 1: 50
		Č. výkresu / č. paré: <b>F.1.1.2.b)2</b>